

1

k.ú. Křižanov u Zábřeha

Za farmou

U drůbežárny


Pod Křižanovem

Nad Křižanovem

LEGENDA

- KATASTRÁLNÍ HRANICE JEDNOTLIVÝCH PARCEL
- HRANICE DOTČENÝCH KATASTRŮ
- KOMUNIKACE A ZPEVNĚNÉ PLOCHY
- DOČASNĚ ZPEVNĚNÉ PLOCHY K REALIZACI VTE
- NAVRŽENÝ OBJEKT DÁLNICE (ŘEŠENO SAMOSTATNĚ)
- TERÉNNÍ OPRAVY (PD NERĚŠÍ)
- NAVRŽENÉ VĚDĚNÍ VN (VYVEDENÍ VTKONU VTE)
Mezi předací stanicí a blokovním trafostanicím zvolen 3x150/35Al + HDPE trubka pro optiku.
Od připojovacího bodu po předací stanicí kabel 3x240/50Al + HDPE trubka pro optiku.
- STÁVAJÍCÍ VĚDĚNÍ ELEKTRO NN, VN
- STÁVAJÍCÍ SĚDĚLOVACÍ VĚDĚNÍ CETIN
- PLÁNOVANÁ TRASA KANALIZACE HYMNČINA GRAVITAČNÍ/TLAKOVÁ

SCHÉMA VÝKRESŮ

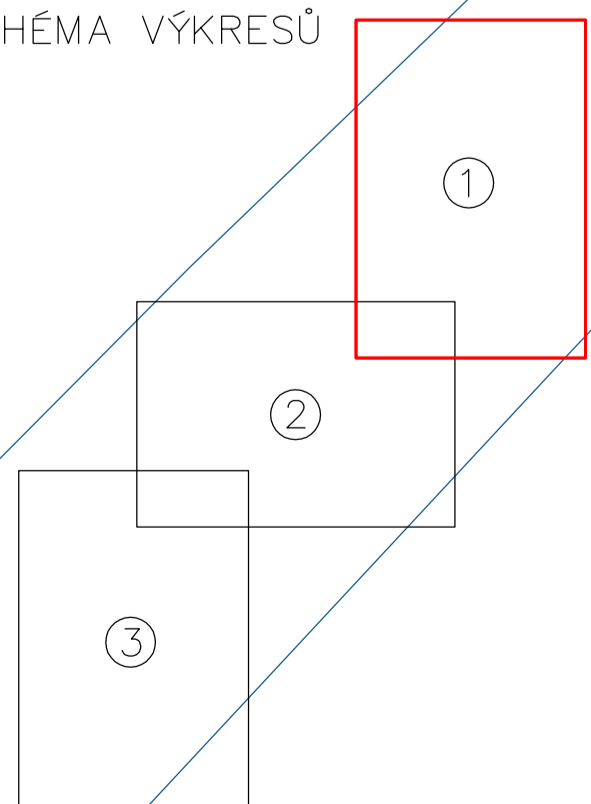

PŘESNOU POLOHU OVĚRIT KOPANOU SONDOU! ochr.pásma 1,0m

PROTLAK/CHRÁNIČKA 18,5m

KOPANOU SONDOU OVĚRIT HLÓUBKU ULOŽENÍ KANALIZACE!!!

STARTOVACÍ A CÍLOVÉ JÁMY PROTLAKU
s.1,5m/d.1,5m/hl.1,8m
HL.KABELU 1,5m POD KOMUNIKACÍ

PLOCHA KOMUNIKACE NENÍ DOTČENA, VĚDĚNÍ VN ŘEŠENO PROTLAKEM POD VOZOVKOU

V PROSTORU OBCE BUDE ZÁBOR KOMUNIKACE ŘEŠEN DLE SCHEMATU OK-236, 018, 019, 033 A TEXTOVÉ ČÁSTI

CHRÁNIČKA cca 5,0m

STARTOVACÍ A CÍLOVÉ JÁMY PROTLAKU
s.1,5m/d.1,5m/hl.1,8m
HL.KABELU 1,5m POD KOMUNIKACÍ

PROTLAK+CHRÁNIČKA

PROTLAK+CHRÁNIČKA
(OCHRANA ZÁKLADU SLOUPU CETIN, ZACHOVÁNÍ PŘÍJEZDOVÉ CESTY K RD)

STARTOVACÍ A CÍLOVÉ JÁMY PROTLAKU
s.1,5m/d.1,5m/hl.1,8m
HL.KABELU 1,5m POD KOMUNIKACÍ

PROVEDENO BUDE DLE POŽADAVKŮ PŘÍRUČKY PRO OZNAČOVÁNÍ PRACOVNÍCH MÍST NA DÁLNICÍCH A SILNICÍCH VYDANÝCH ŘEDITELSTVÍM SILNIC A DÁLNIC VYDÁNÍ 11/2023

VI. DIL - KOMUNIKACE S PROVOZEM MOTOROVÝCH VOZIDEL V OBCI

V. DIL - SMĚROVĚ NEROZDĚLENÉ KOMUNIKACE MIMO OBEC

UPOZORNĚNÍ: V DOBĚ MIMO PRACOVNÍ ČINNOST NEBUDE NA VOZOVCE ŽÁDNÉ OPATŘENÍ!

VYPRACOVAL ING.ŘEZŇAR	ZODPĚVNĚNÝ PROJEKTANT ING.ŘEZŇAR	VEDOUcí PROJEKTU NAVRÁTIL	VEDOUcí ODDELENÍ NAVRÁTIL	rortex AGS a.s. ŠUMPERK
KAT.OZ.: KRÍŽANOV U ZÁBŘEHA, START MALETÍN, JAVORÍ U MALETÍNA	KRAJ: OLOMOUCKÝ	FORMÁT	9 A4	
STAVEBNÍK: VTE Maletín s.r.o., Krajní 233, 290 01 Poděbrady - Kluk	DATUM	11/2023		
AKCE: VĚTRNÉ ELEKTRÁRNY MALETÍN Vyvedení výkonu	Č. ZAKAZKY	DUR, DSP		
ORSAH	ARCHIVNÍ Č.			
SITUACE ZÁBORU KOMUNIKACE Č.1	MĚŘÍTKO 1:1250	ČÍSLO VTKRESU S.01		